

PIANTE DI PROGETTO scala 1:100

IMPIANTO ANTINCENDIO


- Naspo
- Estintore portatile
- Attacco per VV.F UNI70
- Quadro elettrico generale
- Bobina di sgancio
- Uscita emergenza
- Uscita di sicurezza orizzontale
- Uscita di sicurezza verso l'alto
- Uscita di sicurezza verso il basso
- Porta resistente al fuoco
- Impianto di allarme
- Impianto automatico di rivelazione d'incendio

Cartelli segnaletici - Attrezzature antincendio

- Lancia antincendio.
- Scala.
- Estintore.
- Telefono per gli interventi antincendio.
- Direzione da seguire. (Segnali di informazione addizionali ai pannelli che seguono).
- QUADRO ELETTRICO GENERALE

LEGENDA

- SPAZI PER ATTIVITA' DIDATTICHE
- An attività normali
- As attività speciali
- Am attività musicali
- SPAZI PER ATTIVITA' COLLETTIVE
- Al attività integrative e parascolastiche
- B biblioteca alunni
- AD auditorium
- SPAZI PER ATTIVITA' COMPLEMENTARI
- DIREZIONE DIDATTICA
- H atrio
- Sg segreteria
- D direzione
- Si sala insegnanti
- At sala d'attesa
- Al archivio
- SPAZI DI CONNETTIVO E SERVIZI IGIENICI
- H atrio
- C corridoio e disimpegno
- Rc spazi ricreativi
- S scala di sicurezza esterna
- Us uscita di sicurezza
- Pe piattaforma elevatrice per diversamente abili
- Bd bidelli
- R rispostiglio
- af servizi igienici alunne
- am servizi igienici alunni
- d servizi igienici docenti
- p servizi igienici non docenti
- h servizi igienici diversamente abili
- Sp spogliatoio; Spa arbitri
- md medicheria
- Pa Palestra
- Sp Spogliatoi
- De Deposito
- CT Centrale termica
- CI Centrale idrica
- aspiratore meccanico

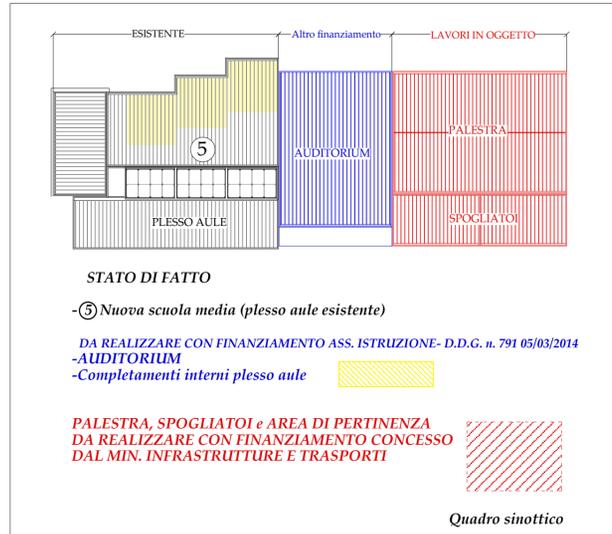

COMUNE DI RADDUSA
PROVINCIA DI CATANIA

Lavori di ricostruzione della scuola media "G. Verga" in Via Ten. Marino
ora plessa dell'I.C. "Leonardo da Vinci" - Castel di Iudica (CT)
Progetto di completamento - II° STRALCIO esecutivo
REALIZZAZIONE DEL CORPO PALESTRA CON ANNESSI SPOGLIATOI

MISURE DI PREVENZIONE INCENDI		data
elaborato	Pianta piano terra: auditorium, palestra, spogliatoi Pianta a q. 369,60/367,95: plessa aule	aggiorn.
il progettista Dott. Arch. Carlo Santagati		il R.U.P.
		11.3
		tav.