


CORPO AULE ESISTENTE


DA REALIZZARE CON FINANZIAMENTO
ASS. ISTRUZIONE- D.D.G. n. 791 05/03/2014

DA REALIZZARE CON FINANZIAMENTO DEL MIN. INFRASTRUTTURE E TRASPORTI

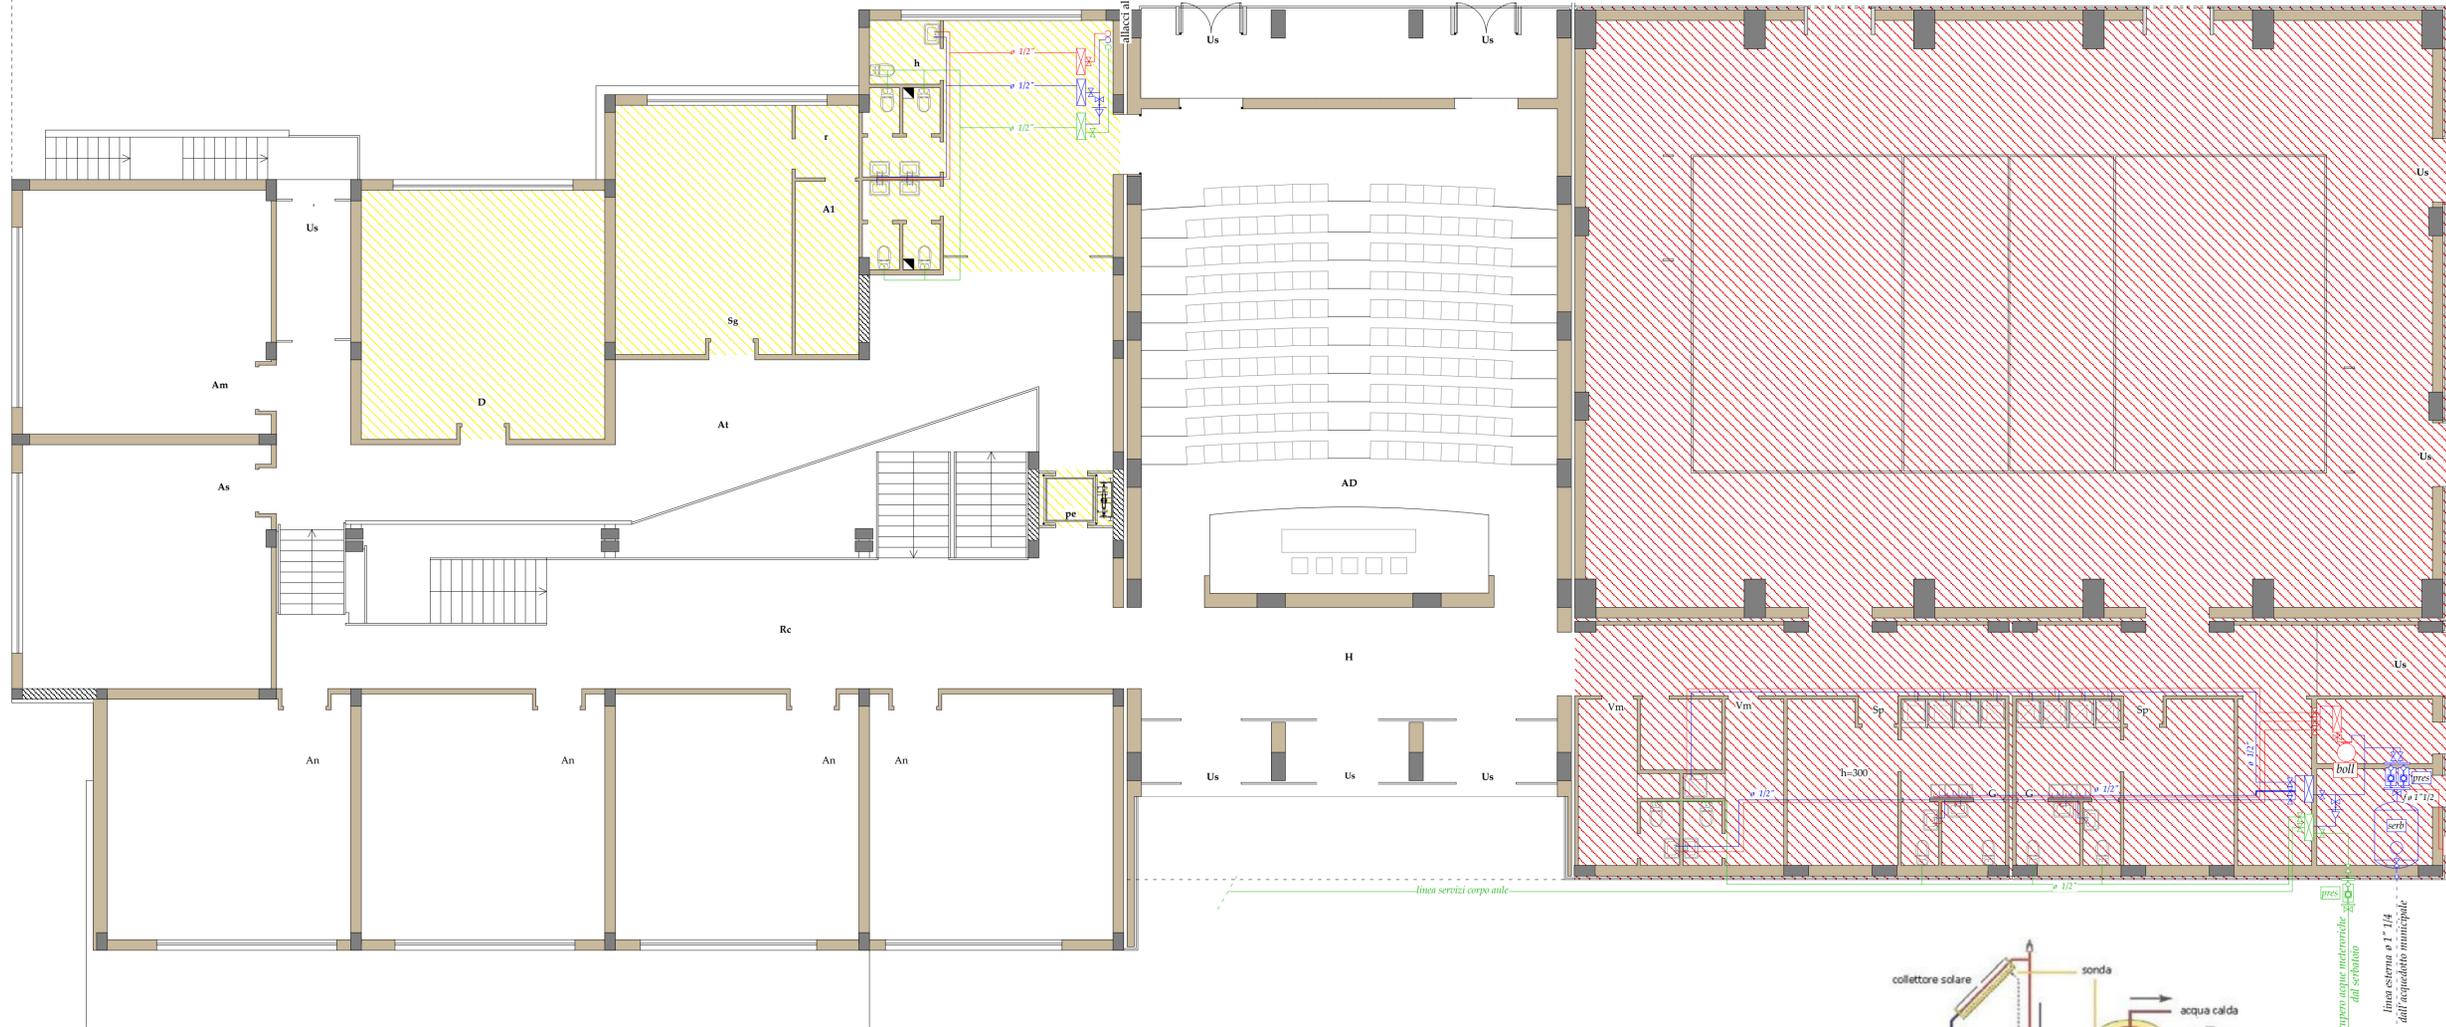


- LEGENDA**
- SPAZI PER ATTIVITA' DIDATTICHE**
- An attivita' normali
 - As attivita' speciali
 - Am attivita' musicali
- SPAZI PER ATTIVITA' COLLETTIVE**
- Ai attivita' integrative e parascolastiche
 - B biblioteca alunni
 - AD auditorium
- SPAZI PER ATTIVITA' COMPLEMENTARI**
- DIREZIONE DIDATTICA**
- H atrio
 - Sg segreteria
 - D direzione
 - Si sala insegnanti
 - At sala d'attesa
 - A1 archivio
- SPAZI DI CONNETTIVO e SERVIZI IGIENICI**
- C corridoio e disimpegno
 - Rc spazi ricreativi
 - S scala di sicurezza esterna
 - Us uscita di sicurezza
 - Pe piattaforma elevatrice per diversamente abili
 - Bd bidelli
 - r rispostiglio
 - af servizi igienici alunne
 - am servizi igienici alunni
 - d servizi igienici docenti
 - P servizi igienici non docenti
 - h servizi igienici diversamente abili
 - Sp spogliatoio ; Spa arbitri
 - md medicheria
 - Pa Palestra
 - Sp Spogliatoi
 - De Deposito
- CT Centrale termica
 - CI Centrale idrica
 - as aspiratore meccanico

PIANTE DI PROGETTO
scala 1:100

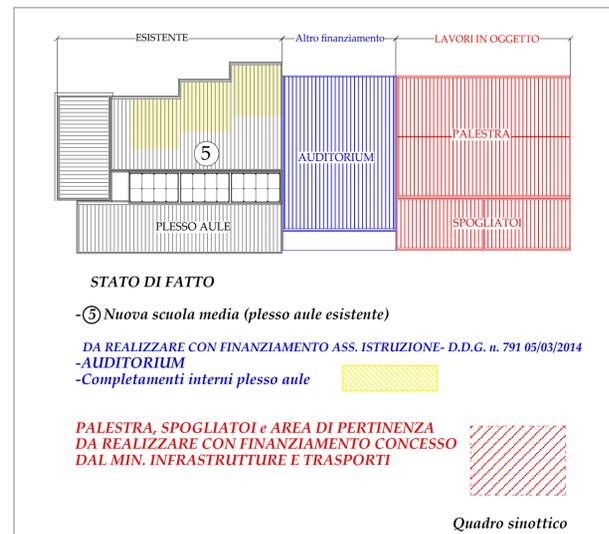

IMPIANTO IDRICO

- Tubazione in acciaio zincato UNI 8863 sM
- rete adduzione acqua potabile
- rete acqua sanitaria coibentata, con ricircolo
- rete recupero acque meteoriche
- o variazione altimetrica
- ⊗ valvola d'intercettazione
- serb serbatoio riserva idrica
- pres gruppo di pressurizzazione
- boll bollitore per impianto solare
- beverino
- collettore di distribuzione acqua fredda
- collettore di distribuzione acqua calda
- Elettrovalvola
- Indicatore di livello
- QE Quadro elettrico
- Linea elettrica
- ⏚ elettrovalvola unidirezionale

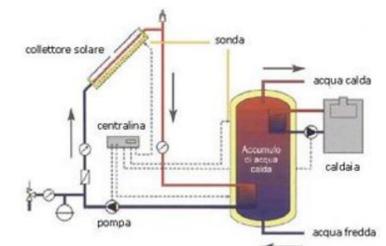

COMUNE DI RADDUSA
PROVINCIA DI CATANIA



Lavori di ricostruzione della scuola media "G. Verga" in Via Ten. Marino
ora plesso dell'I.C. "Leonardo da Vinci" - Castel di Iudica (CT)
Progetto di completamento - II° STRALCIO esecutivo
REALIZZAZIONE DEL CORPO PALESTRA CON ANNESSI SPOGLIATOI

IMPIANTO IDRICO, IGIENICO-SANITARIO e SCHEMA RECUPERO ACQUE	data
elaborato Pianta piano terra: auditorium, palestra, spogliatoi Pianta a q. 369,60/367,95: plesso aule	aggiorn.
il progettista Dott. Arch. Carlo Santagati	il R.U.P.
	5
	tav.